


スズデン式スズラン灯・分岐ケーブル仕様図

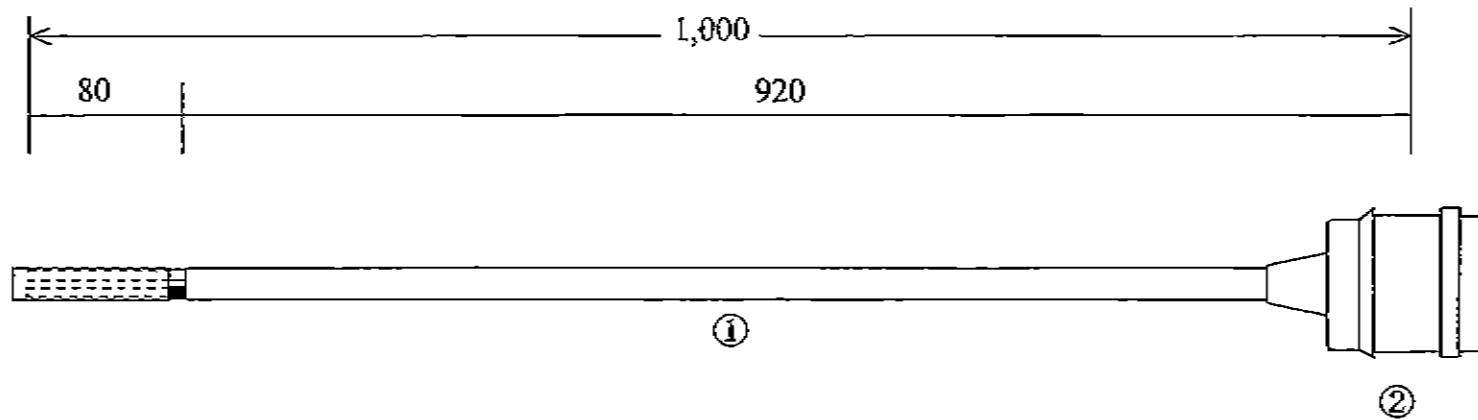

8cm外皮剥きスリット入り		図番	SH-30230010-2	品名	S-1 (ガードなし)
名称		形状		名称	形状
①	幹線	VCT (600V) 1.25-2C		⑤	
②	ソケット	一体成形防水ソケット (口金E26)		⑥	
③				⑦	
④				⑧	
検印	検印	承認	製図	日付	平成16年 1月 13日
M,Suzuki	T,Suzuki	Ishiai	Shimada	縮尺	NOSCALE
				図面訂正	平成28年4月1日
				製造販売	株式会社 スズデン販売